


LEYENDA FONTANERIA		LEYENDA FONTANERIA	
SIMBOLOGIA	DESCRIPCION	SIMBOLOGIA	DESCRIPCION
	TUBERIA AGUA FRIA (AF)		VALVULA DE PASO
	TUBERIA AGUA CALIENTE (AC)		GRIFO DE LIMPIEZA
	TUBERIA DE RETORNO ACS (RAC)		GRIFO DE LIMPIEZA EN ARQUETA REGISTRABLE
	TUBERIA RIEGO		MONTANTE ALIMENTACION AGUA
	TUBERIA PRODUCCION ACS AEROTERMIA (PP090)		CONEXION APARATOS SANITARIOS CON AGUA FRIA Y AGUA CALIENTE, CON LLAVE DE REGULACION INDEPENDIENTE Y ACCESIBLE PARA CADA CONEXION
	VALVULA DE CORTE EN ARQUETA REGISTRABLE		

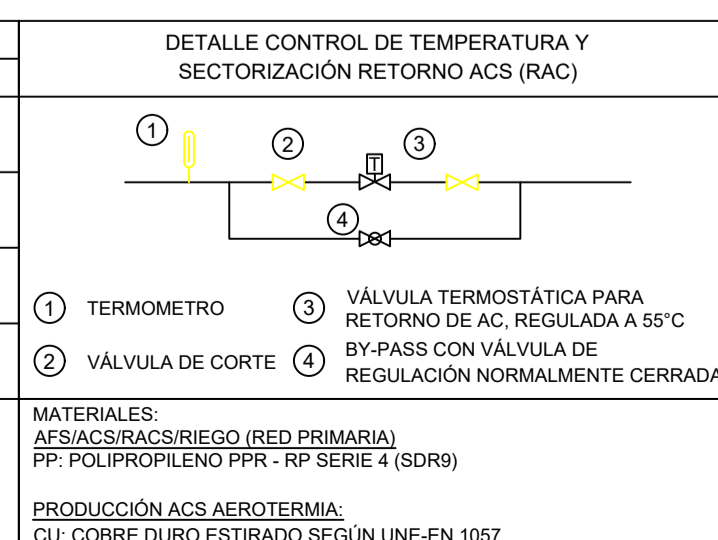

APARATO	DIAMETRO CONEXION
Grifo de limpieza	25
Lavabo / Duchas	20
Inodoro con sistema / Urinario	20
Fregadero / Vertedero	20
Boca de riego 25 mm	32

NOTAS:
 LAS ASCENDENTES DEBEN DISPONER EN SU BASE DE UNA VALVULA DE RETENCION, UNA LLAVE DE CORTE PARA LAS OPERACIONES DE MANTENIMIENTO, Y DE UNA LLAVE DE PASO CON GRIFO O TAPON DE VACIADO, SITUADAS EN ZONAS DE FACIL ACCESO Y SEÑALADAS DE FORMA CONVENIENTE. LA VALVULA DE RETENCION SE DISPONDRÁ EN PRIMER LUGAR, SEGUN EL SENTIDO DE CIRCULACION DEL AGUA.
 LOS ELEMENTOS VISTOS Y EN EL INTERIOR DE LOS FALSOS TECHOS DE LAMAS, SERAN DE COLOR SEGUN LOS PLANOS DE LA COLECCION DE ARQUITECTURA.


PROMOTOR **Ajuntament de Santa Eulària des Riu**
 Sant Carles Santa Gertrudis Santa Eulària Janda Puig d'en Vall

PROYECTO MANZANA 7 - PLAN PARCIAL XARC
FASE II PALACIO DE CONGRESOS DE SANTA EULARIA DES RIU
 PROYECTO DE ACTIVIDADES: **MEDIDAS CORRECTORAS**

PLANO
INSTALACION FONTANERIA.
PLANTA SOTANO.


ESCALA 1/150
 FECHA OCTUBRE 23
 NUMERO PLANO **IFO01**

AUTOR **ANGEL QUERRERO CASTELLS**
 DOCTOR POR LA UPC
 INGENIERO INDUSTRIAL
 FUNCIONARIO DE CARRERA
 Carrer de Venda des Coloms, 10 21 07840 Santa Eulària des Riu
 enginyer@santaeularia.com

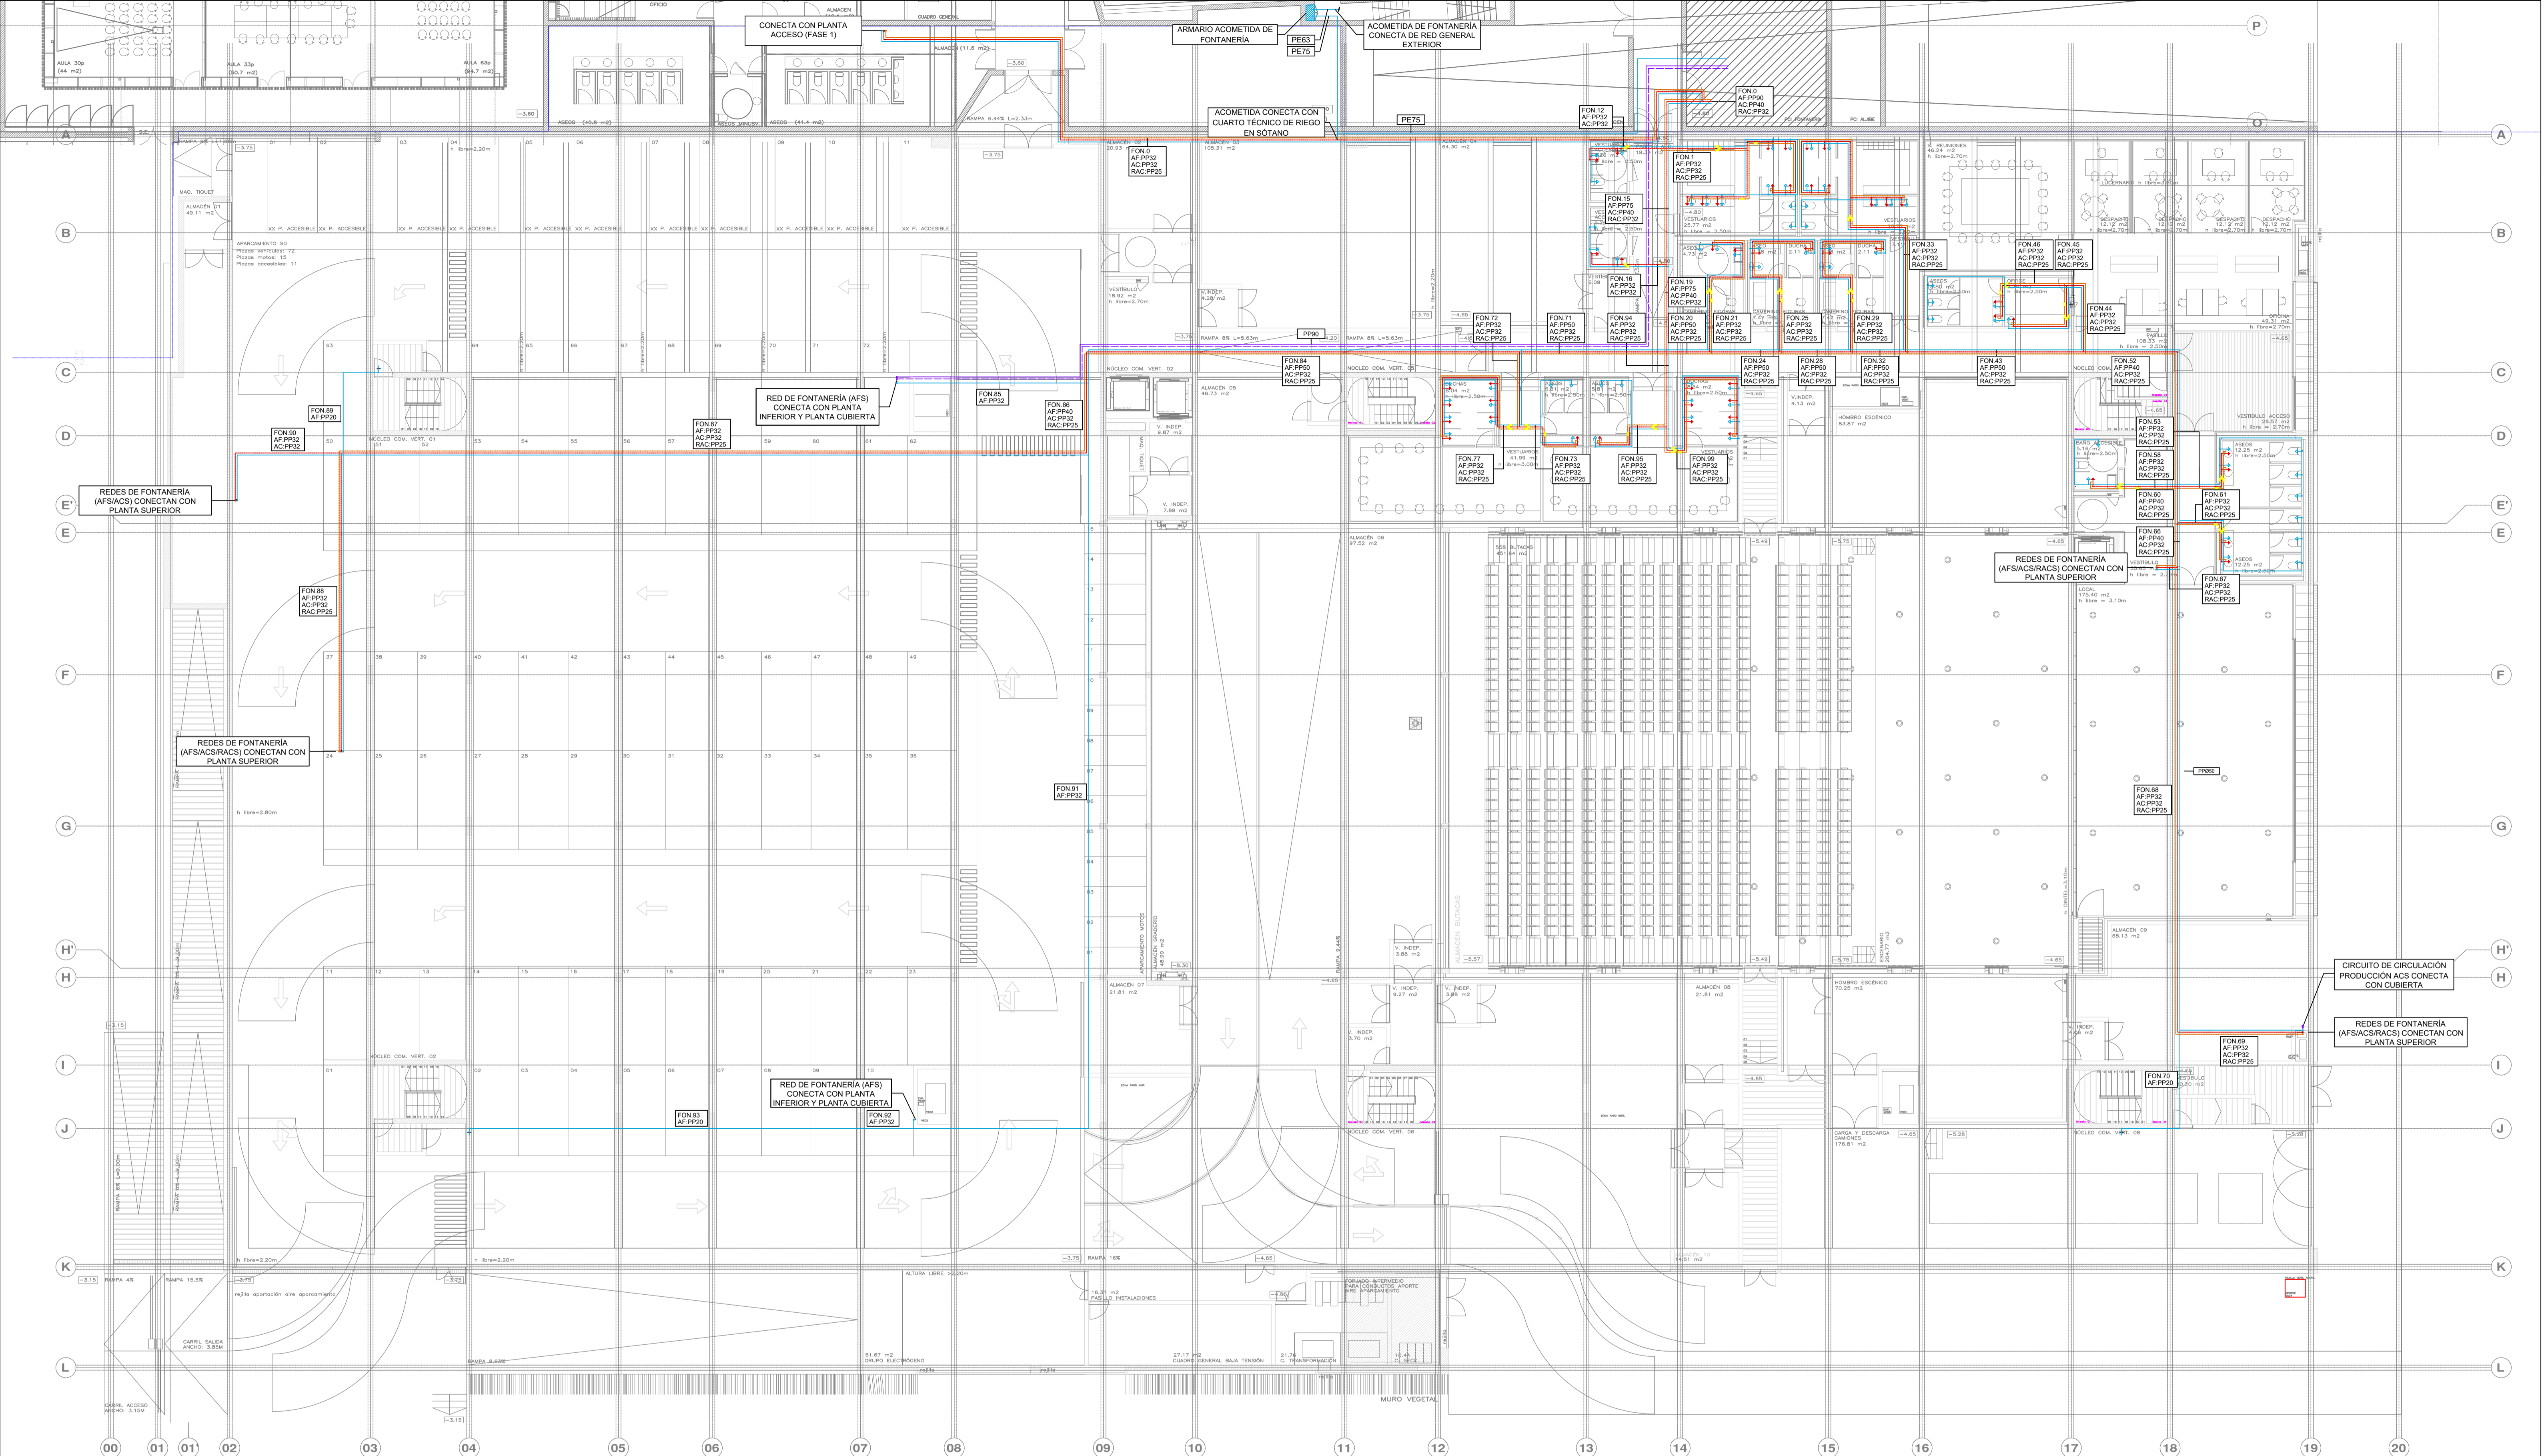

NOTA: LA COTA 0.00 SE CORRESPONDE CON LA +0.00 ABSOLUTA

LEYENDA FONTANERIA	LEYENDA FONTANERIA
SIMBOLOGIA	DESCRIPCION
	TUBERÍA AGUA FRÍA (AF)
	TUBERÍA AGUA CALIENTE (AC)
	TUBERÍA DE RETORNO ACS (RAC)
	TUBERÍA RIEGO
	TUBERÍA PRODUCCIÓN ACS AEROTERMIA (PP090)
	VÁLVULA DE CORTE EN ARQUETA REGISTRABLE

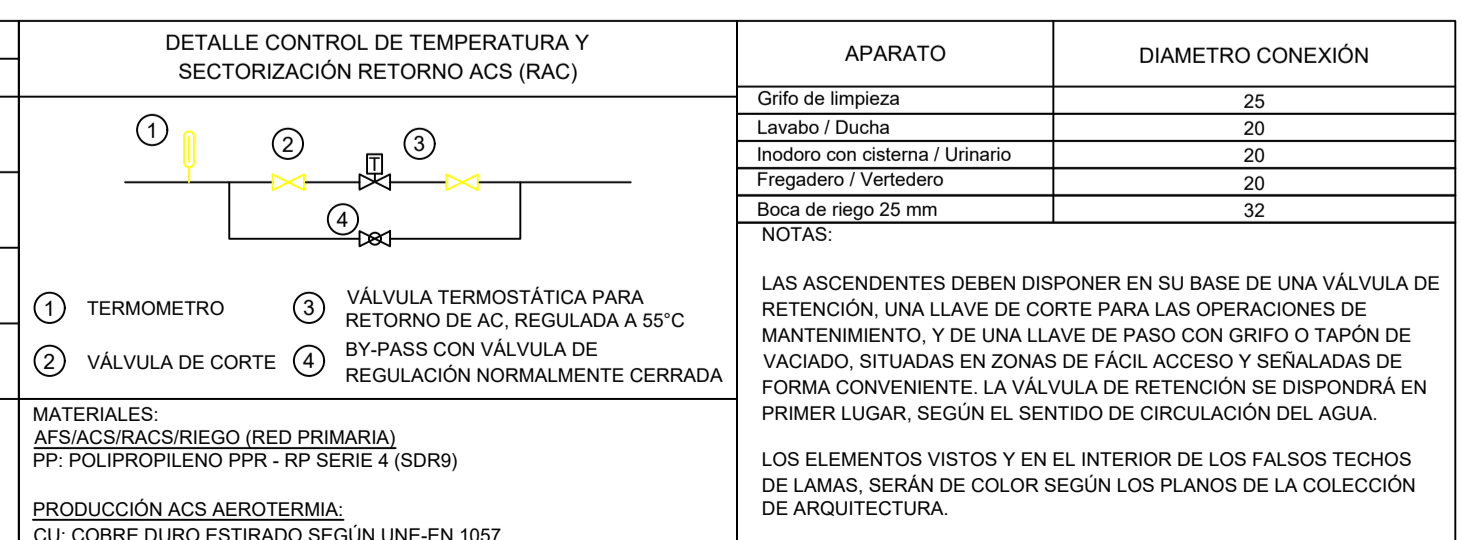

APARATO	DIAMETRO CONEXIÓN
Grifo de limpieza	25
Lavabo / Duchá	20
Inodoro con sistema / Urinario	20
Fregadero / Vertedero	20
Boca de riego 25 mm	32

NOTAS:
 LAS ASCENDENTES DEBEN DISPONER EN SU BASE DE UNA VÁLVULA DE RETENCIÓN, UNA LLAVE DE CORTE PARA LAS OPERACIONES DE MANTENIMIENTO, Y DE UNA LLAVE DE PASO CON GRIFO O TAPON DE VACIADO, SITUADAS EN ZONAS DE FÁCIL ACCESO Y SEÑALADAS DE FORMA CONVENIENTE. LA VÁLVULA DE RETENCIÓN SE DISPONDRÁ EN PRIMER LUGAR, SEGUN EL SENTIDO DE CIRCULACIÓN DEL AGUA.
 LOS ELEMENTOS VISTOS Y EN EL INTERIOR DE LOS FALSOS TECHOS DE LAMAS, SERÁN DE COLOR SEGUN LOS PLANOS DE LA COLECCIÓN DE ARQUITECTURA.


PROMOTOR **Ajuntament de Santa Eulària des Riu**
 Sant Carles Santa Gertrudis Santa Eulària Janda Puig d'en Vall

PROYECTO MANZANA 7 - PLAN PARCIAL XARC
FASE II PALACIO DE CONGRESOS DE SANTA EULÀRIA DES RIU
 PROYECTO DE ACTIVIDADES: **MEDIDAS CORRECTORAS**

PLANO
INSTALACION FONTANERIA.
PLANTA BAJA.


ESCALA 1/150
 FECHA OCTUBRE 23
 NÚMERO PLANO IFO02

AUTOR **ANGEL GUERRERO CASTELLS**
 DOCTOR POR LA UPC
 INGENIERO INDUSTRIAL
 FUNCIONARIO DE CARRERA
 Carrer de Vanda des Coloms, 10 21 07840 Santa Eulària des Riu
 enginyer@santaeulària.com

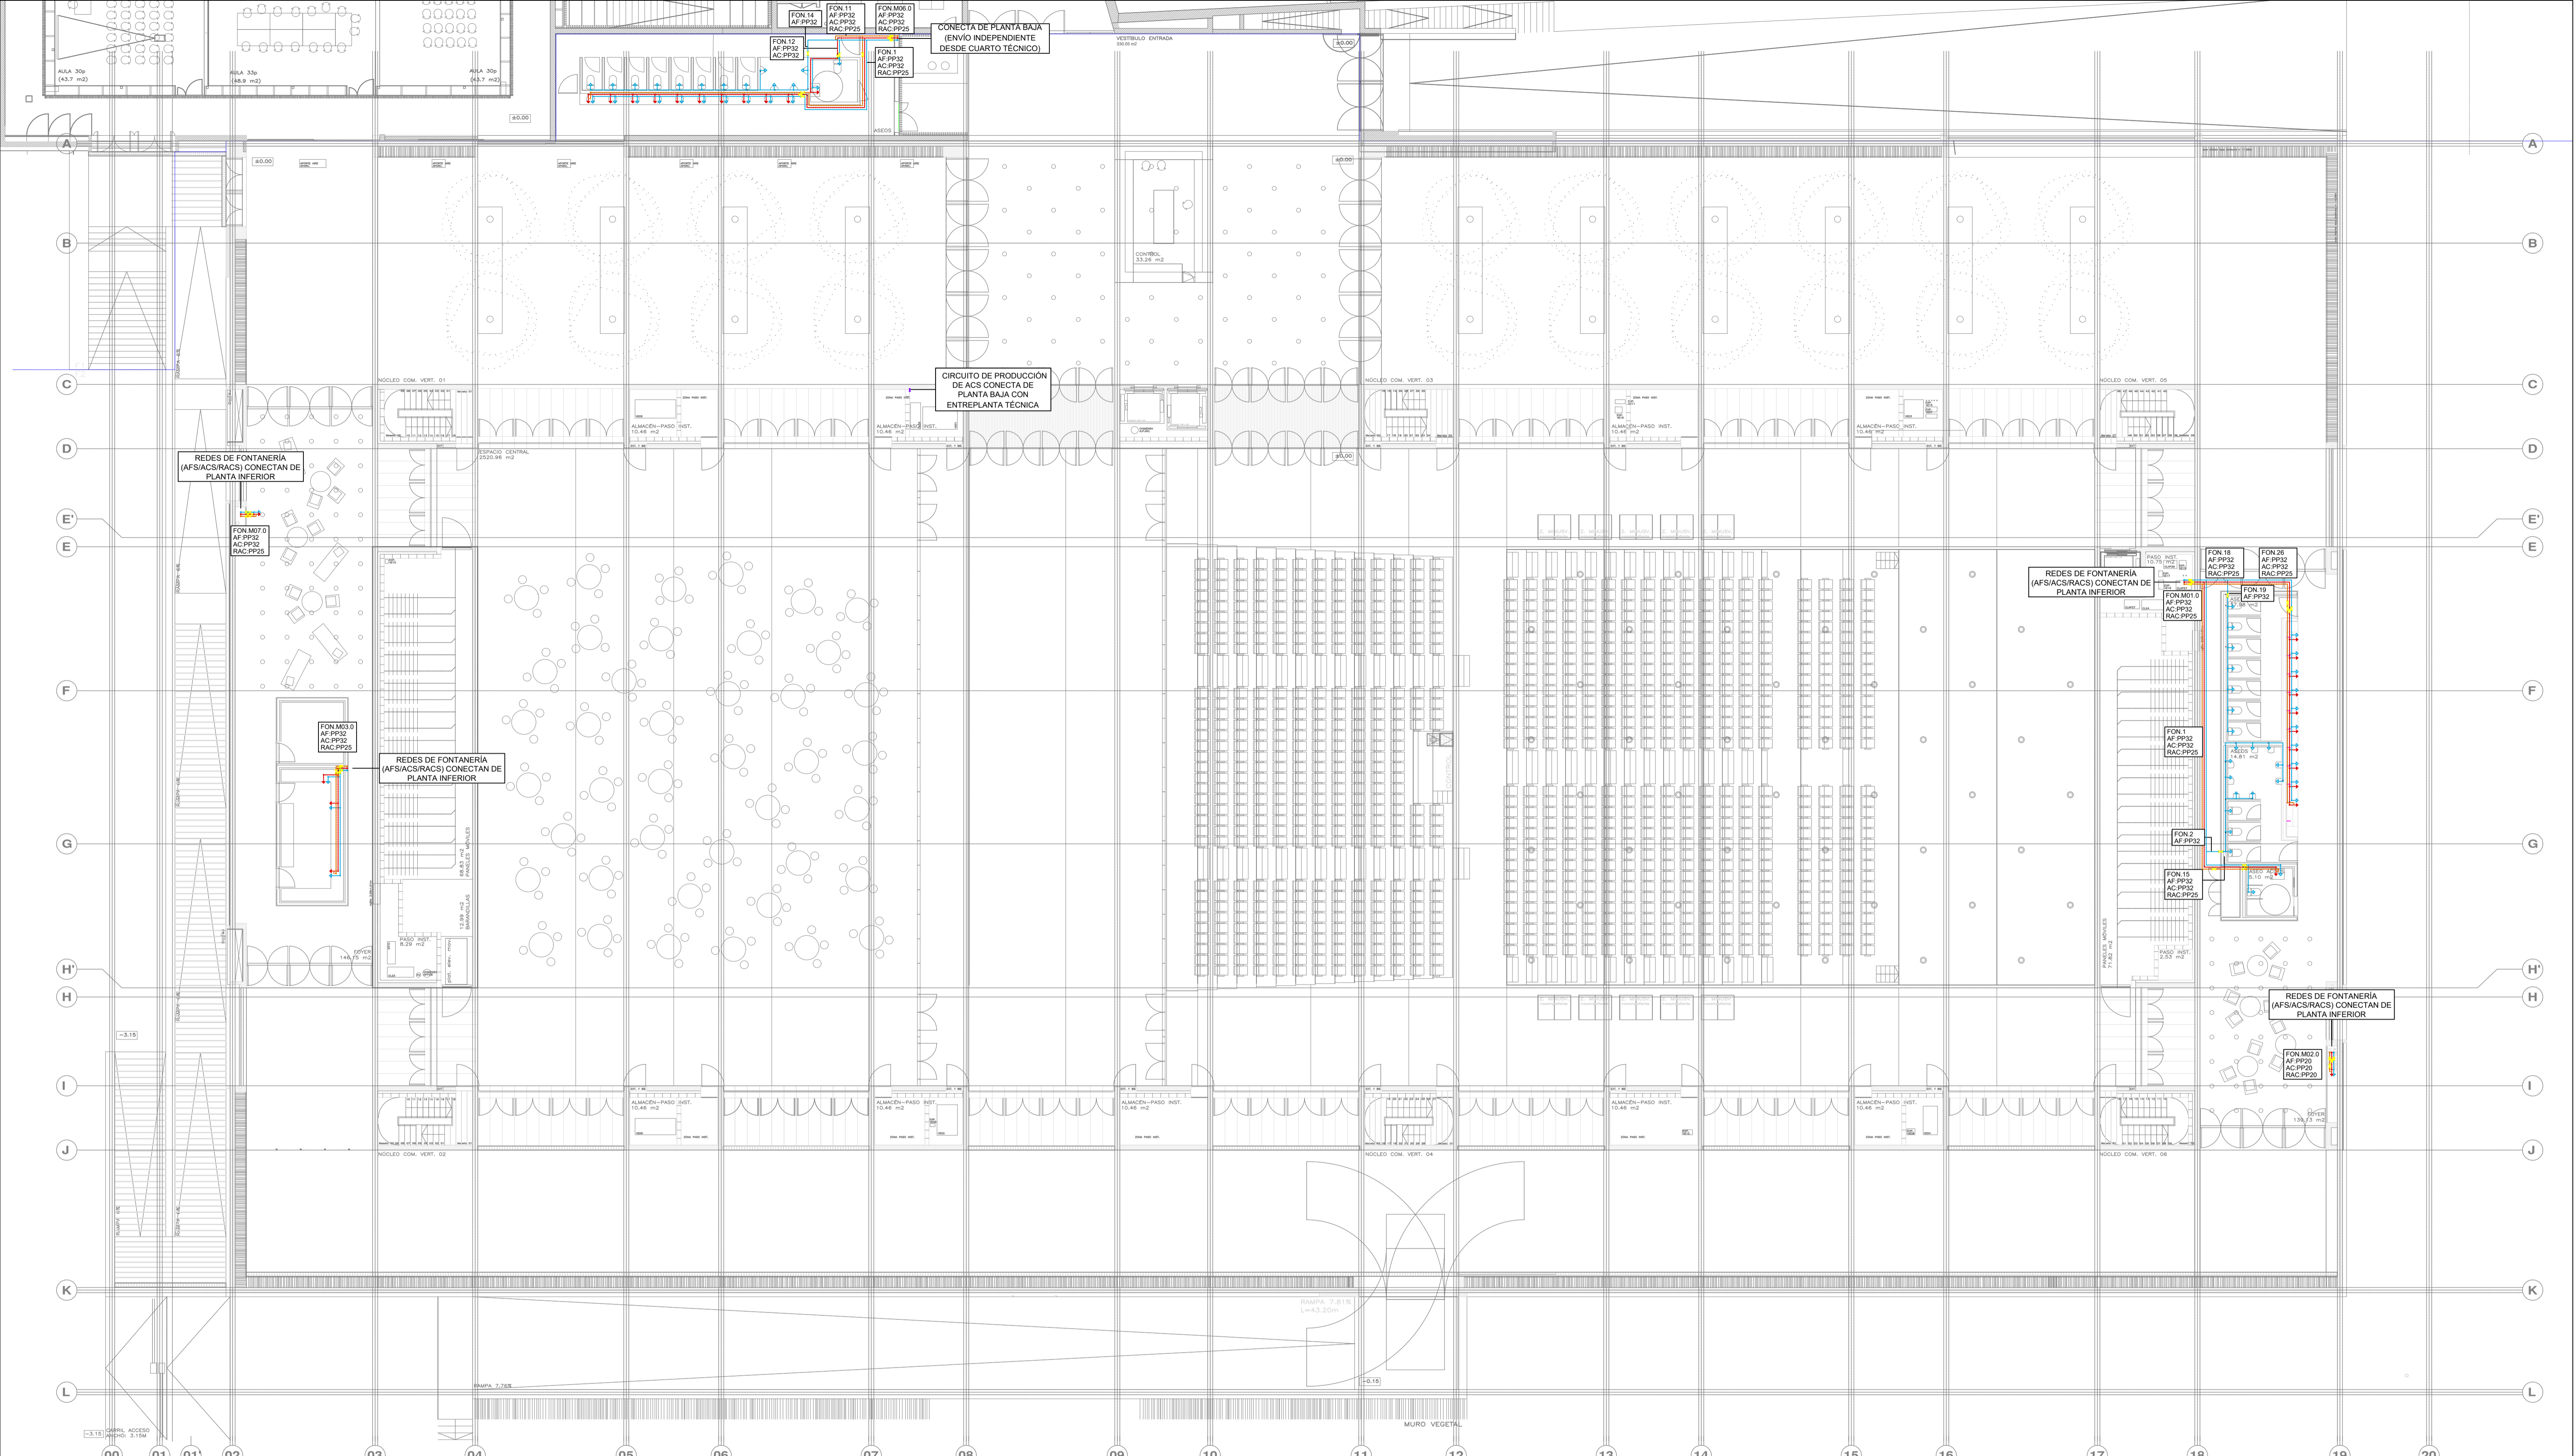

NOTA: LA COTA +0.00 SE CORRESPONDE CON LA +0.00 ABSOLUTA

LEYENDA FONTANERÍA		LEYENDA FONTANERÍA	
SIMBOLOGÍA	DESCRIPCIÓN	SIMBOLOGÍA	DESCRIPCIÓN
	TUBERÍA AGUA FRÍA (AF)		VÁLVULA DE PASO
	TUBERÍA AGUA CALIENTE (AC)		GRIFO DE LIMPIEZA
	TUBERÍA DE RETORNO ACS (RAC)		GRIFO DE LIMPIEZA EN ARQUETA REGISTRABLE
	TUBERÍA RIEGO		MONTANTE ALIMENTACIÓN AGUA
	TUBERÍA PRODUCCIÓN ACS AEROTERMIA (PP090)		CONEXIÓN APARATOS SANITARIOS CON AGUA FRÍA Y AGUA CALIENTE, CON LLAVE DE REGULACIÓN INDEPENDIENTE Y ACCESIBLE PARA CADA CONEXIÓN
	VÁLVULA DE CORTE EN ARQUETA REGISTRABLE		

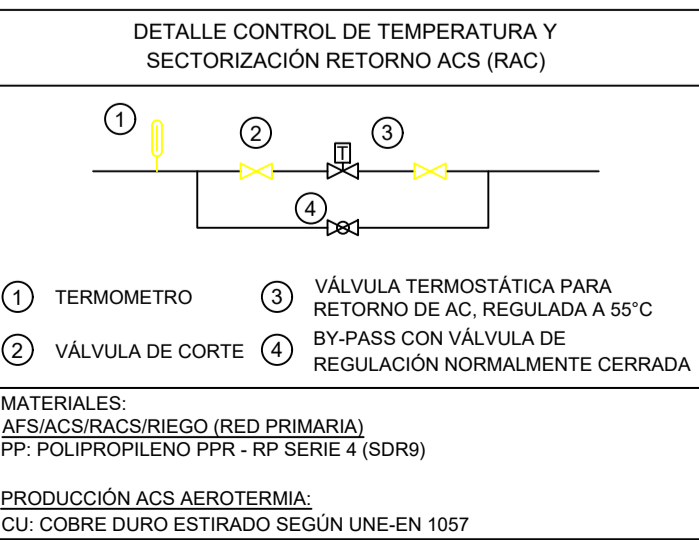

APARATO	DIAMETRO CONEXIÓN
Grifo de limpieza	25
Lavabo / Ducha	20
Inodoro con sistema / Urinario	20
Fregadero / Vertedero	20
Boca de riego 25 mm	32

NOTAS:
LAS ASCENDENTES DEBEN DISPONER EN SU BASE DE UNA VÁLVULA DE RETENCIÓN, UNA LLAVE DE CORTE PARA LAS OPERACIONES DE MANTENIMIENTO, Y DE UNA LLAVE DE PASO CON GRIFO O TAPÓN DE VACIADO, SITUADAS EN ZONAS DE FÁCIL ACCESO Y SEÑALADAS DE FORMA CONVENIENTE. LA VÁLVULA DE RETENCIÓN SE DISPONDRÁ EN PRIMER LUGAR, SEGUN EL SENTIDO DE CIRCULACIÓN DEL AGUA.
LOS ELEMENTOS VISTOS Y EN EL INTERIOR DE LOS FALSOS TECHOS DE LAMAS, SERÁN DE COLOR SEGUN LOS PLANOS DE LA COLECCIÓN DE ARQUITECTURA.


Ajuntament de Santa Eulària des Riu
 Sant Carles Santa Gertrudis Santa Eulària Janda Puig d'en Vall

PROYECTO: MANZANA 7 - PLAN PARCIAL XARC
FASE II PALACIO DE CONGRESOS DE SANTA EULARIA DES RIU
 PROYECTO DE ACTIVIDADES: **MEDIDAS CORRECTORAS**

PLANO: **INSTALACION FONTANERIA. PLANTA ACCESO.**


ESCALA: 1/150
 FECHA: OCTUBRE 23
 AUTOR: **ANGEL GUERRERO CASTELLS**
 DOCTOR POR LA UPC
 INGENIERO INDUSTRIAL
 FUNCIONARIO DE CARRERA
 Carrer de Venda des Coloms, 10 21 07840 Santa Eulària des Riu
 englyer@santaeulària.com

NUMERO PLANO: **IFO03**

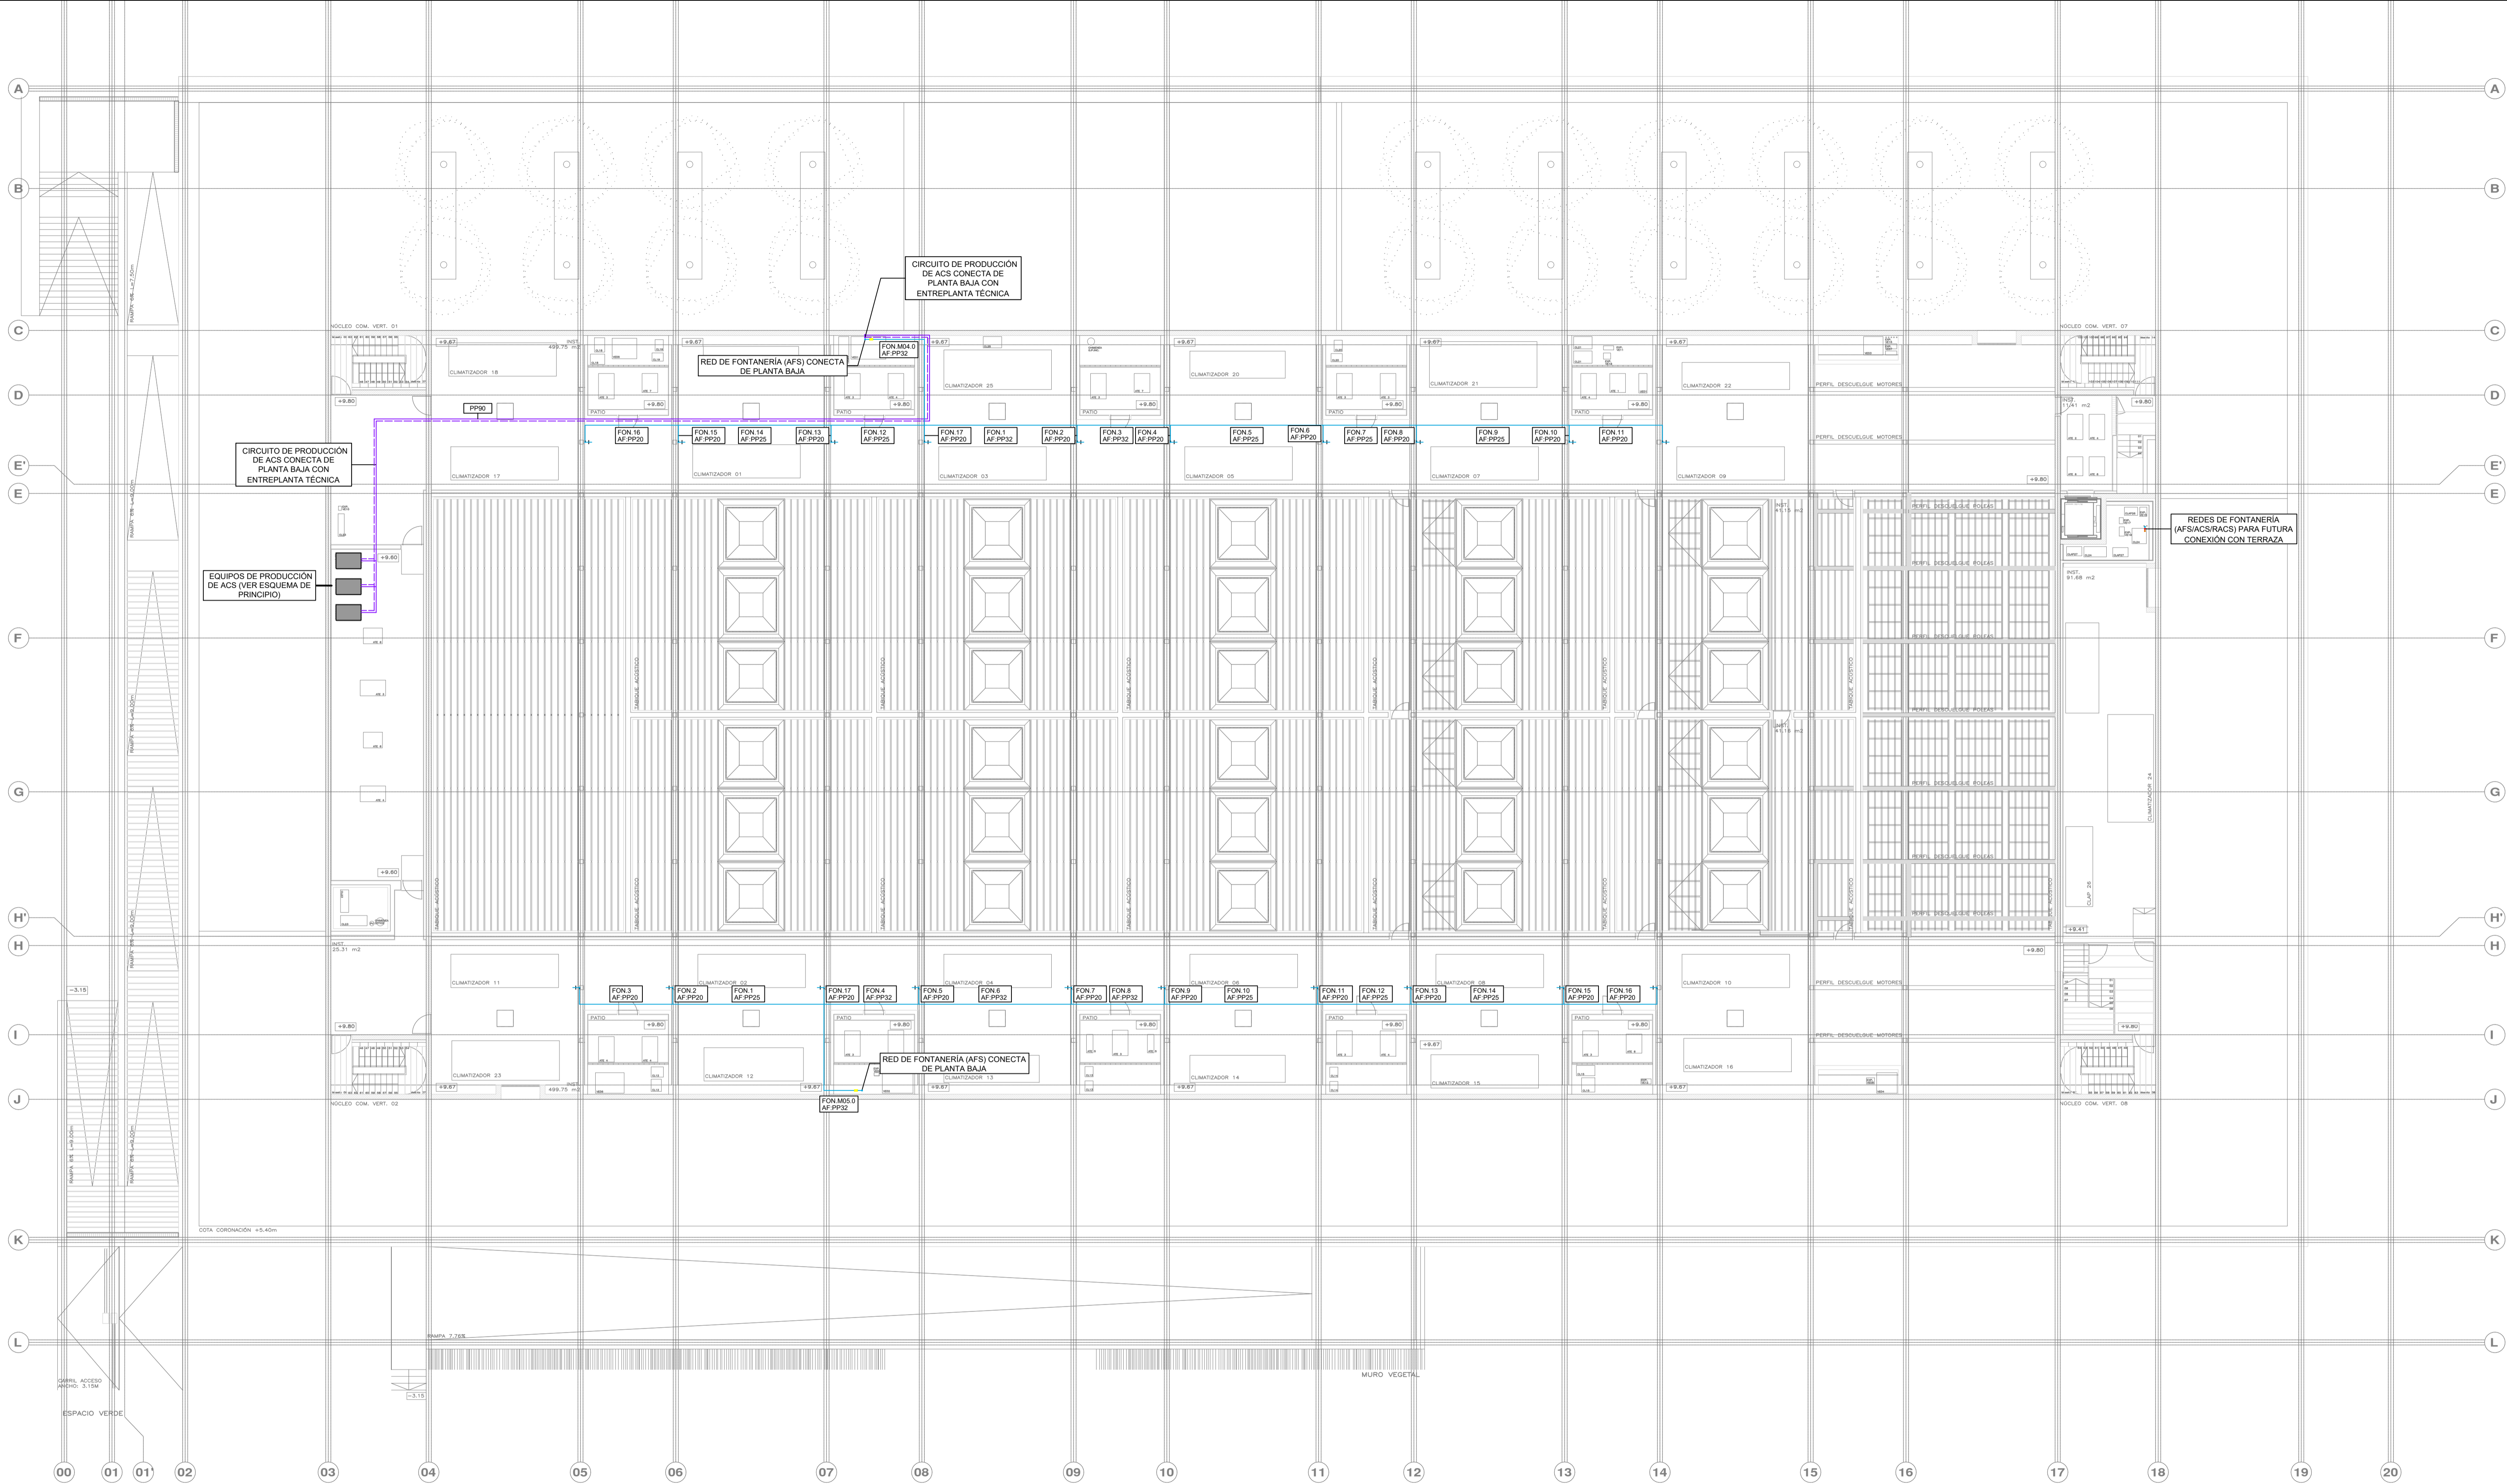

NOTA: LA COTA 8.00 SE CORRESPONDE CON LA +8.00 ABSOLUTA

LEYENDA FONTANERÍA		LEYENDA FONTANERÍA	
SIMBOLOGÍA	DESCRIPCIÓN	SIMBOLOGÍA	DESCRIPCIÓN
	TUBERÍA AGUA FRÍA (AF)		VÁLVULA DE PASO
	TUBERÍA AGUA CALIENTE (AC)		GRIFO DE LIMPIEZA
	TUBERÍA DE RETORNO ACS (RAC)		GRIFO DE LIMPIEZA EN ARQUETA REGISTRABLE
	TUBERÍA RIEGO		MONTANTE ALIMENTACIÓN AGUA
	TUBERÍA PRODUCCIÓN ACS AEROTERMIA (PP090)		CONEXIÓN APARATOS SANITARIOS CON AGUA FRÍA Y AGUA CALIENTE, CON LLAVE DE REGULACIÓN INDEPENDIENTE Y ACCESIBLE PARA CADA CONEXIÓN
	VÁLVULA DE CORTE EN ARQUETA REGISTRABLE		

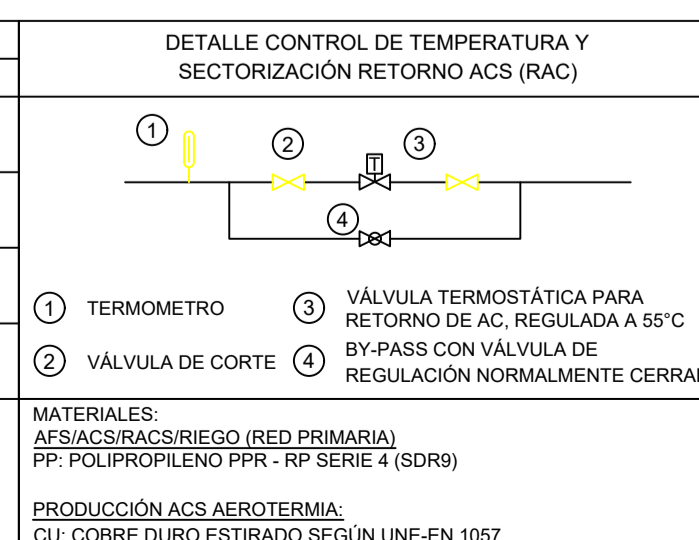

APARATO	DIAMETRO CONEXIÓN
Grifo de limpieza	25
Lavabo / Ducha	20
Inodoro con sistema / Urinario	20
Fregadero / Vertedero	20
Boca de riego 25 mm	32

NOTAS:
 LAS ASCENDENTES DEBEN DISPONER EN SU BASE DE UNA VÁLVULA DE RETENCIÓN, UNA LLAVE DE CORTE PARA LAS OPERACIONES DE MANTENIMIENTO, Y DE UNA LLAVE DE PASO CON GRIFO O TAPÓN DE VACIADO, SITUADAS EN ZONAS DE FÁCIL ACCESO Y SEÑALADAS DE FORMA CONVENCIENTE. LA VÁLVULA DE RETENCIÓN SE DISPONDRÁ EN PRIMER LUGAR, SEGUN EL SENTIDO DE CIRCULACIÓN DEL AGUA.
 LOS ELEMENTOS VISTOS Y EN EL INTERIOR DE LOS FALSOS TECHOS DE LAMAS, SERÁN DE COLOR SEGUN LOS PLANOS DE LA COLECCIÓN DE ARQUITECTURA.

PROMOTOR **Ajuntament de Santa Eulària des Riu**
 Sant Carles Santa Gertrudis Santa Eulària Janda Puig d'en Vall

PROYECTO MANZANA 7 - PLAN PARCIAL XARC
FASE II PALACIO DE CONGRESOS DE SANTA EULÀRIA DES RIU
PROYECTO DE ACTIVIDADES: MEDIDAS CORRECTOAS


PLANO
INSTALACION FONTANERIA. ENTREPANTA CUBIERTA.

ESCALA 1/150
FECHA OCTUBRE 23
NUMERO PLANO IF004

AUTOR
ANGEL GUERRERO CASTELLS
 DOCTOR POR LA UPC
 INGENIERO INDUSTRIAL
 FUNCIONARIO DE CARRERA
 Carrer de Venda des Coloms, 10 21 07840 Santa Eulària des Riu
 enguerr@sauteulària.com



LEYENDA FONTANERÍA		LEYENDA FONTANERÍA	
SIMBOLOGÍA	DESCRIPCIÓN	SIMBOLOGÍA	DESCRIPCIÓN
	TUBERÍA AGUA FRÍA (AF)		VÁLVULA DE PASO
	TUBERÍA AGUA CALIENTE (AC)		GRIFO DE LIMPIEZA
	TUBERÍA DE RETORNO ACS (RAC)		GRIFO DE LIMPIEZA EN ARQUETA REGISTRABLE
	TUBERÍA RIEGO		MONTANTE ALIMENTACIÓN AGUA
	TUBERÍA PRODUCCIÓN ACS AEROTERMIA		CONEXIÓN APARATOS SANITARIOS CON AGUA FRÍA Y AGUA CALIENTE, CON LLAVE DE REGULACIÓN INDEPENDIENTE Y ACCESIBLE PARA CADA CONEXIÓN
	VÁLVULA DE CORTE EN ARQUETA REGISTRABLE		

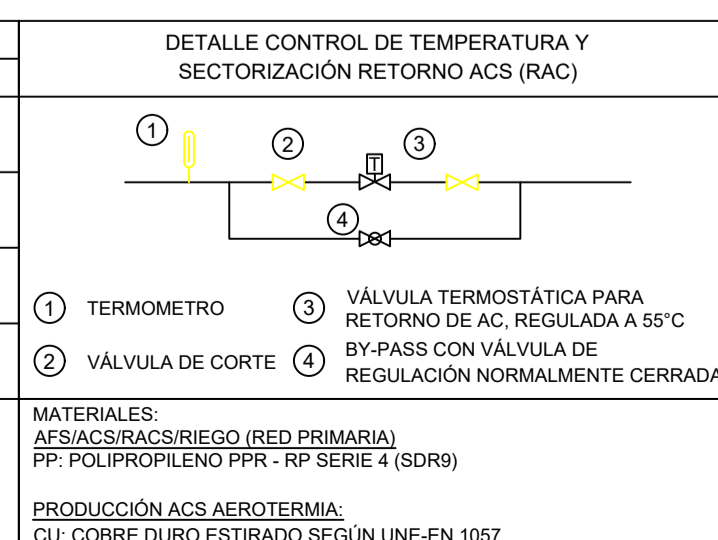

APARATO	DIAMETRO CONEXIÓN
Grifo de limpieza	25
Lavabo / Ducha	20
Inodoro con sistema / Urinario	20
Fregadero / Vertedero	20
Boca de riego 25 mm	32

NOTAS:
 LAS ASCENDENTES DEBEN DISPONER EN SU BASE DE UNA VÁLVULA DE RETENCIÓN, UNA LLAVE DE CORTE PARA LAS OPERACIONES DE MANTENIMIENTO, Y DE UNA LLAVE DE PASO CON GRIFO O TAPON DE VACIADO, SITUADAS EN ZONAS DE FÁCIL ACCESO Y SEÑALADAS DE FORMA CONVIENTE. LA VÁLVULA DE RETENCIÓN SE DISPONDRÁ EN PRIMER LUGAR, SEGUN EL SENTIDO DE CIRCULACIÓN DEL AGUA.


PROMOTOR **Ajuntament de Santa Eulària des Riu**
 Sant Carles Santa Gertrudis Santa Eulària Janda Puig d'en Vall

PROYECTO MANZANA 7 - PLAN PARCIAL XARC
FASE II PALACIO DE CONGRESOS DE SANTA EULÀRIA DES RIU
 PROYECTO DE ACTIVIDADES: **MEDIDAS CORRECTORA**

PLANO
INSTALACION FONTANERIA. RIEGO.
PLANTA SOTANO


ESCALA 1/150
 FECHA OCTUBRE 23
 NÚMERO PLANO IFO05

AUTOR **ANGEL GUERRERO CASTELLS**
 DOCTOR POR LA UPC
 INGENIERO INDUSTRIAL
 FUNCIONARIO DE CARRERA
 Carrer de Vanda des Coloms, 10 21 07840 Santa Eulària des Riu
 enguerr@santereulària.com

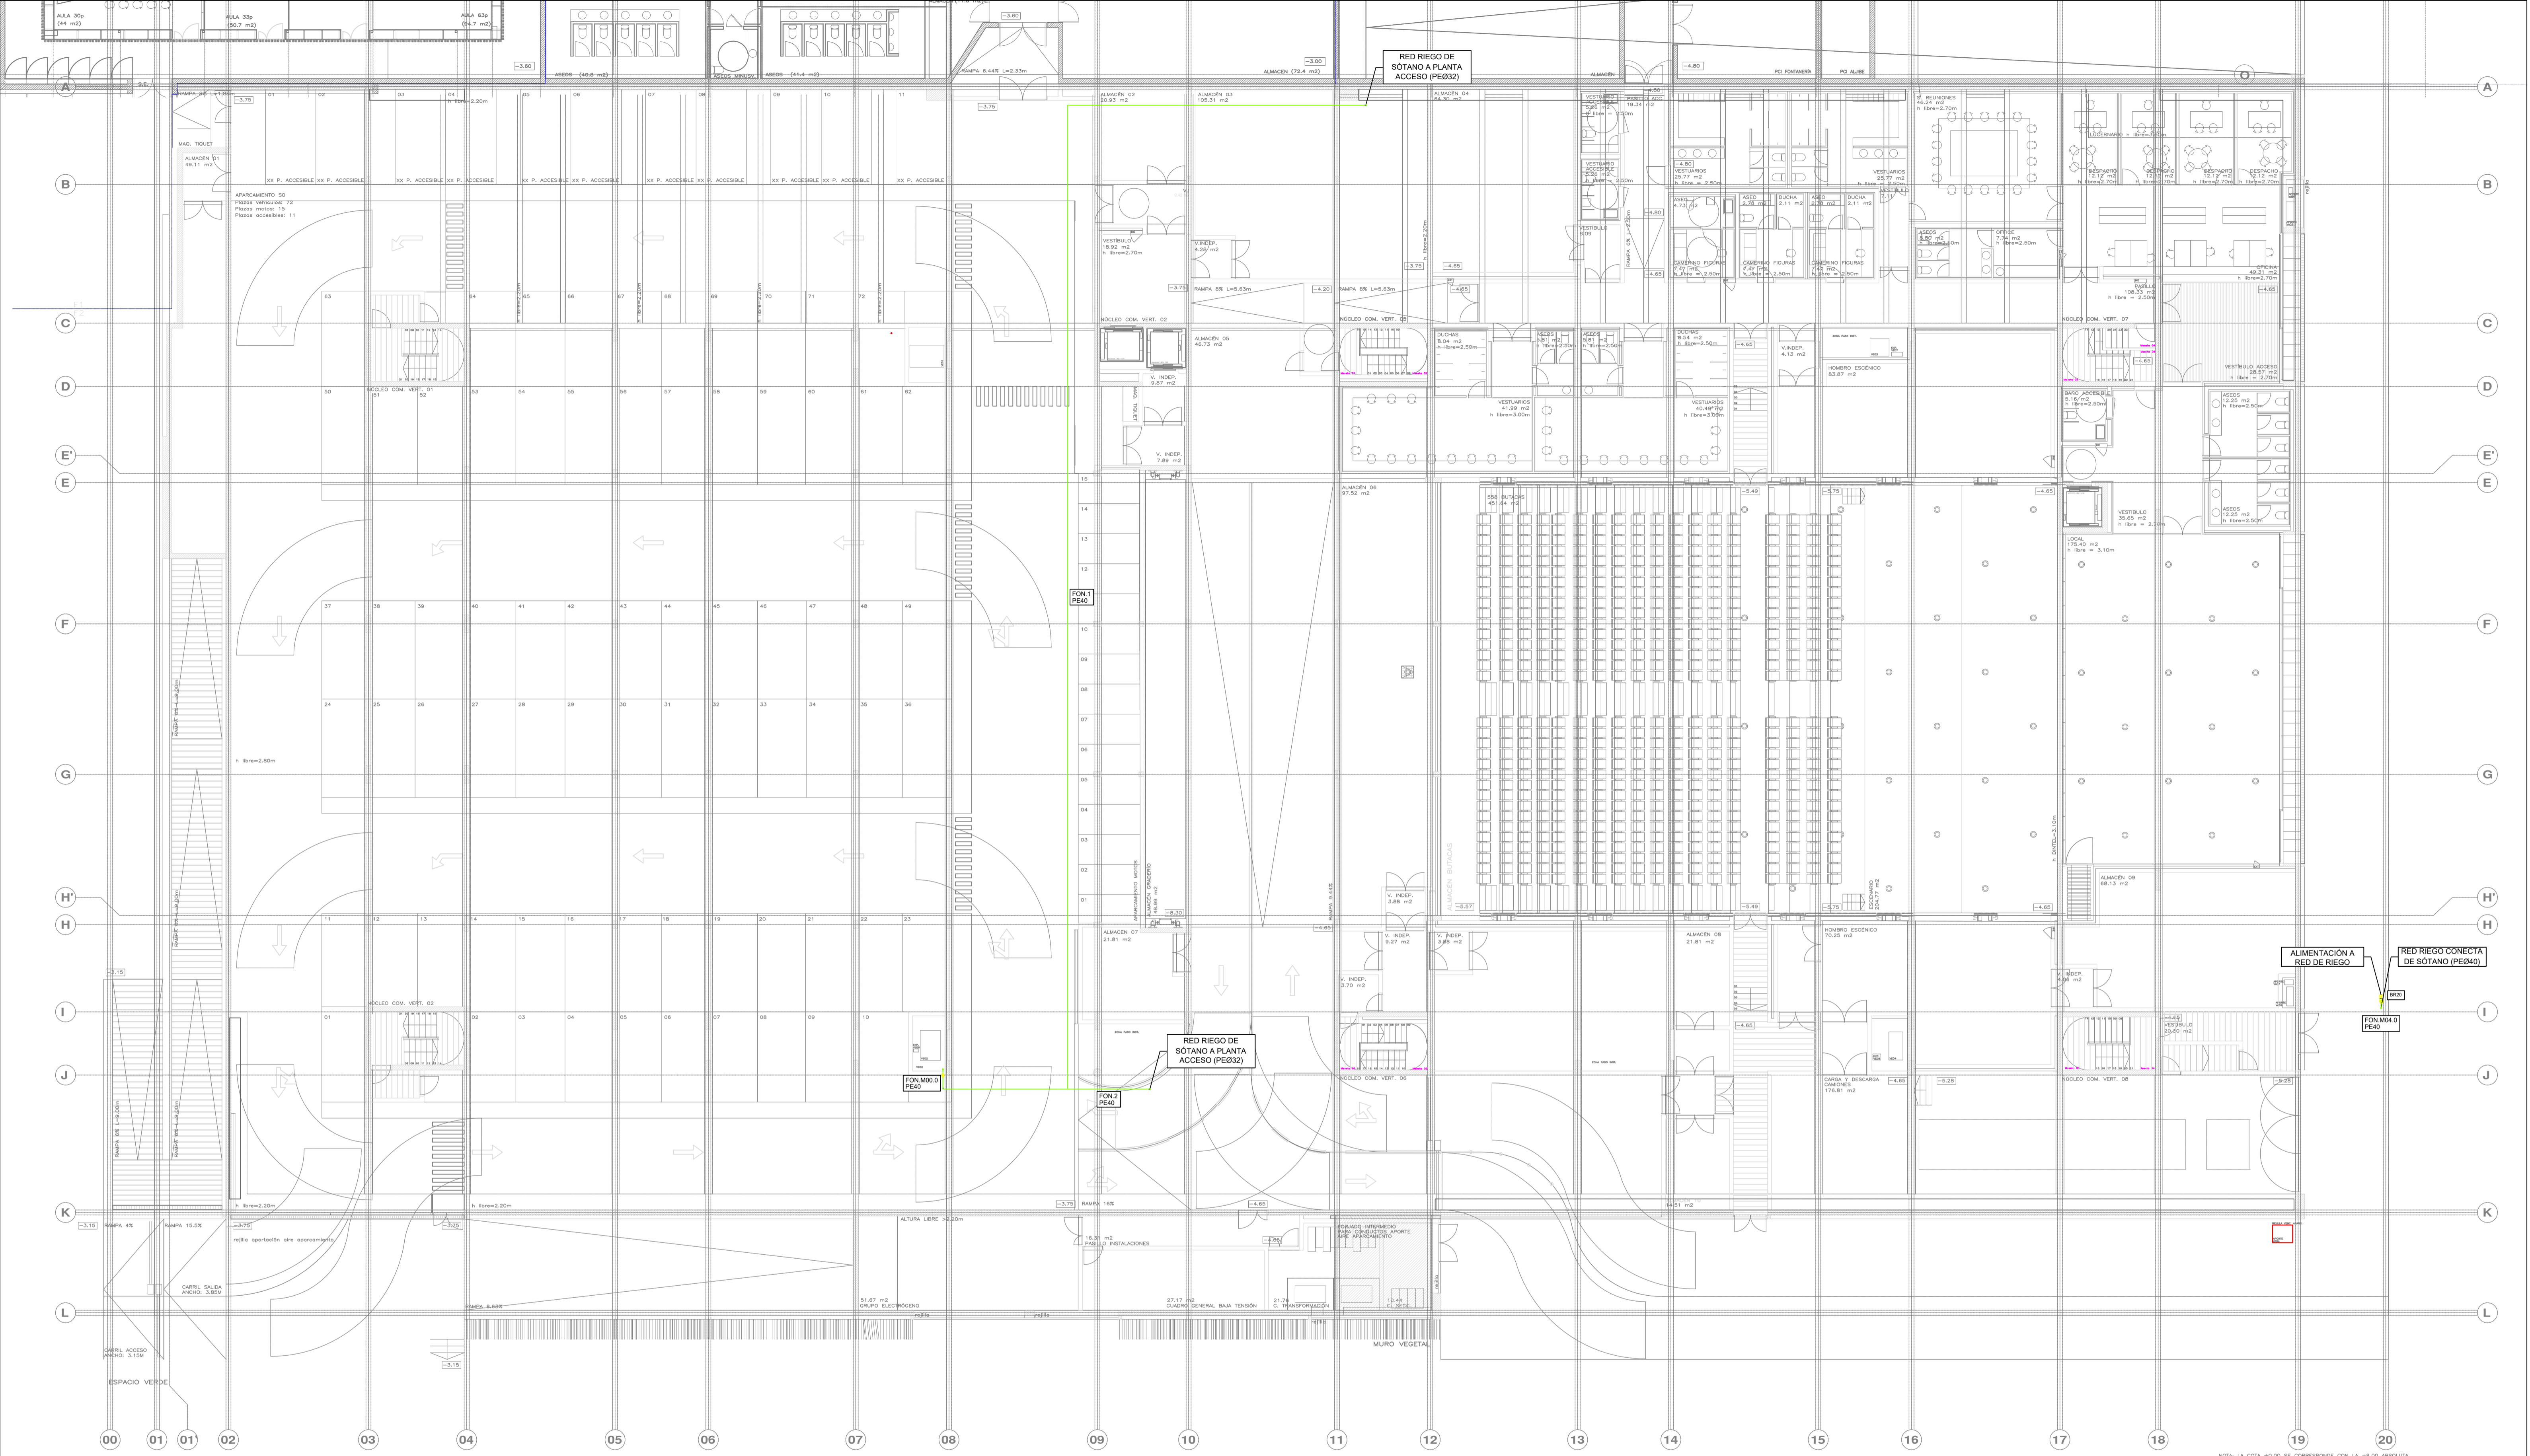

NOTA: LA COTA 0,00 SE CORRESPONDE CON LA +0,00 ABSOLUTA

LEYENDA FONTANERÍA		LEYENDA FONTANERÍA	
SIMBOLOGÍA	DESCRIPCIÓN	SIMBOLOGÍA	DESCRIPCIÓN
	TUBERÍA AGUA FRÍA (AF)		VÁLVULA DE PASO
	TUBERÍA AGUA CALIENTE (AC)		GRIFO DE LIMPIEZA
	TUBERÍA DE RETORNO ACS (RAC)		GRIFO DE LIMPIEZA EN ARQUETA REGISTRABLE
	TUBERÍA RIEGO		MONTANTE ALIMENTACIÓN AGUA
	TUBERÍA PRODUCCIÓN ACS AEROTERMIA		CONEXIÓN APARATOS SANITARIOS CON AGUA FRÍA Y AGUA CALIENTE, CON LLAVE DE REGULACIÓN INDEPENDIENTE Y ACCESIBLE PARA CADA CONEXIÓN
	VÁLVULA DE CORTE EN ARQUETA REGISTRABLE		

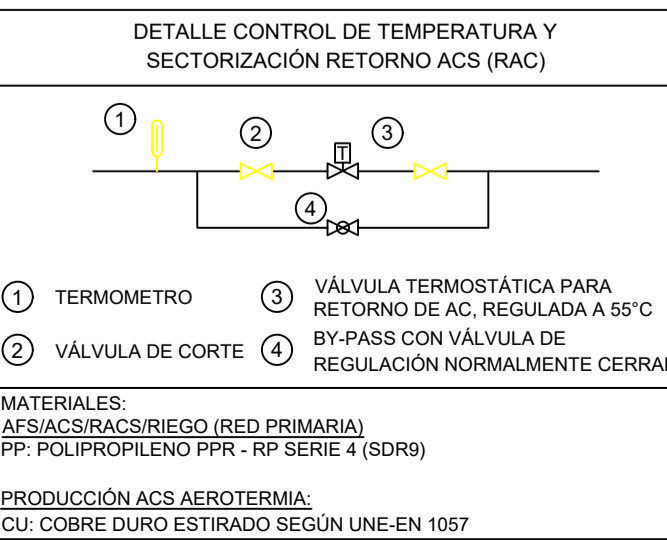

APARATO	DIAMETRO CONEXIÓN
Grifo de limpieza	25
Lavabo / Duchas	20
Inodoro con sistema / Urinario	20
Fregadero / Vertedero	20
Boca de riego 25 mm	32

NOTAS:
 LAS ASCENDENTES DEBEN DISPONER EN SU BASE DE UNA VÁLVULA DE RETENCIÓN, UNA LLAVE DE CORTE PARA LAS OPERACIONES DE MANTENIMIENTO, Y DE UNA LLAVE DE PASO CON GRIFO O TAPON DE VACIADO, SITUADAS EN ZONAS DE FÁCIL ACCESO Y SEÑALADAS DE FORMA CONVENIENTE. LA VÁLVULA DE RETENCIÓN SE DISPONDRÁ EN PRIMER LUGAR, SEGUN EL SENTIDO DE CIRCULACIÓN DEL AGUA.


PROMOTOR **Ajuntament de Santa Eulària des Riu**
 Sant Carles Santa Gertrudis Santa Eulària Janda Puig d'en Vall

PROYECTO MANZANA 7 - PLAN PARCIAL XARC
FASE II PALACIO DE CONGRESOS DE SANTA EULÀRIA DES RIU
PROYECTO DE ACTIVIDADES: MEDIDAS CORRECTORAS

PLANO
INSTALACION FONTANERIA. RIEGO.
PLANTA BAJA


ESCALA 1/150
FECHA OCTUBRE 23
NUMERO PLANO IFO06

AUTOR
ANGEL GUERRERO CASTELLS
 DOCTOR POR LA UPC
 INGENIERO INDUSTRIAL
 FUNCIONARIO DE CARRERA
 Carrer de Venda des Coloms, 10 21 07840 Santa Eulària des Riu
 enguerr@santereulària.com

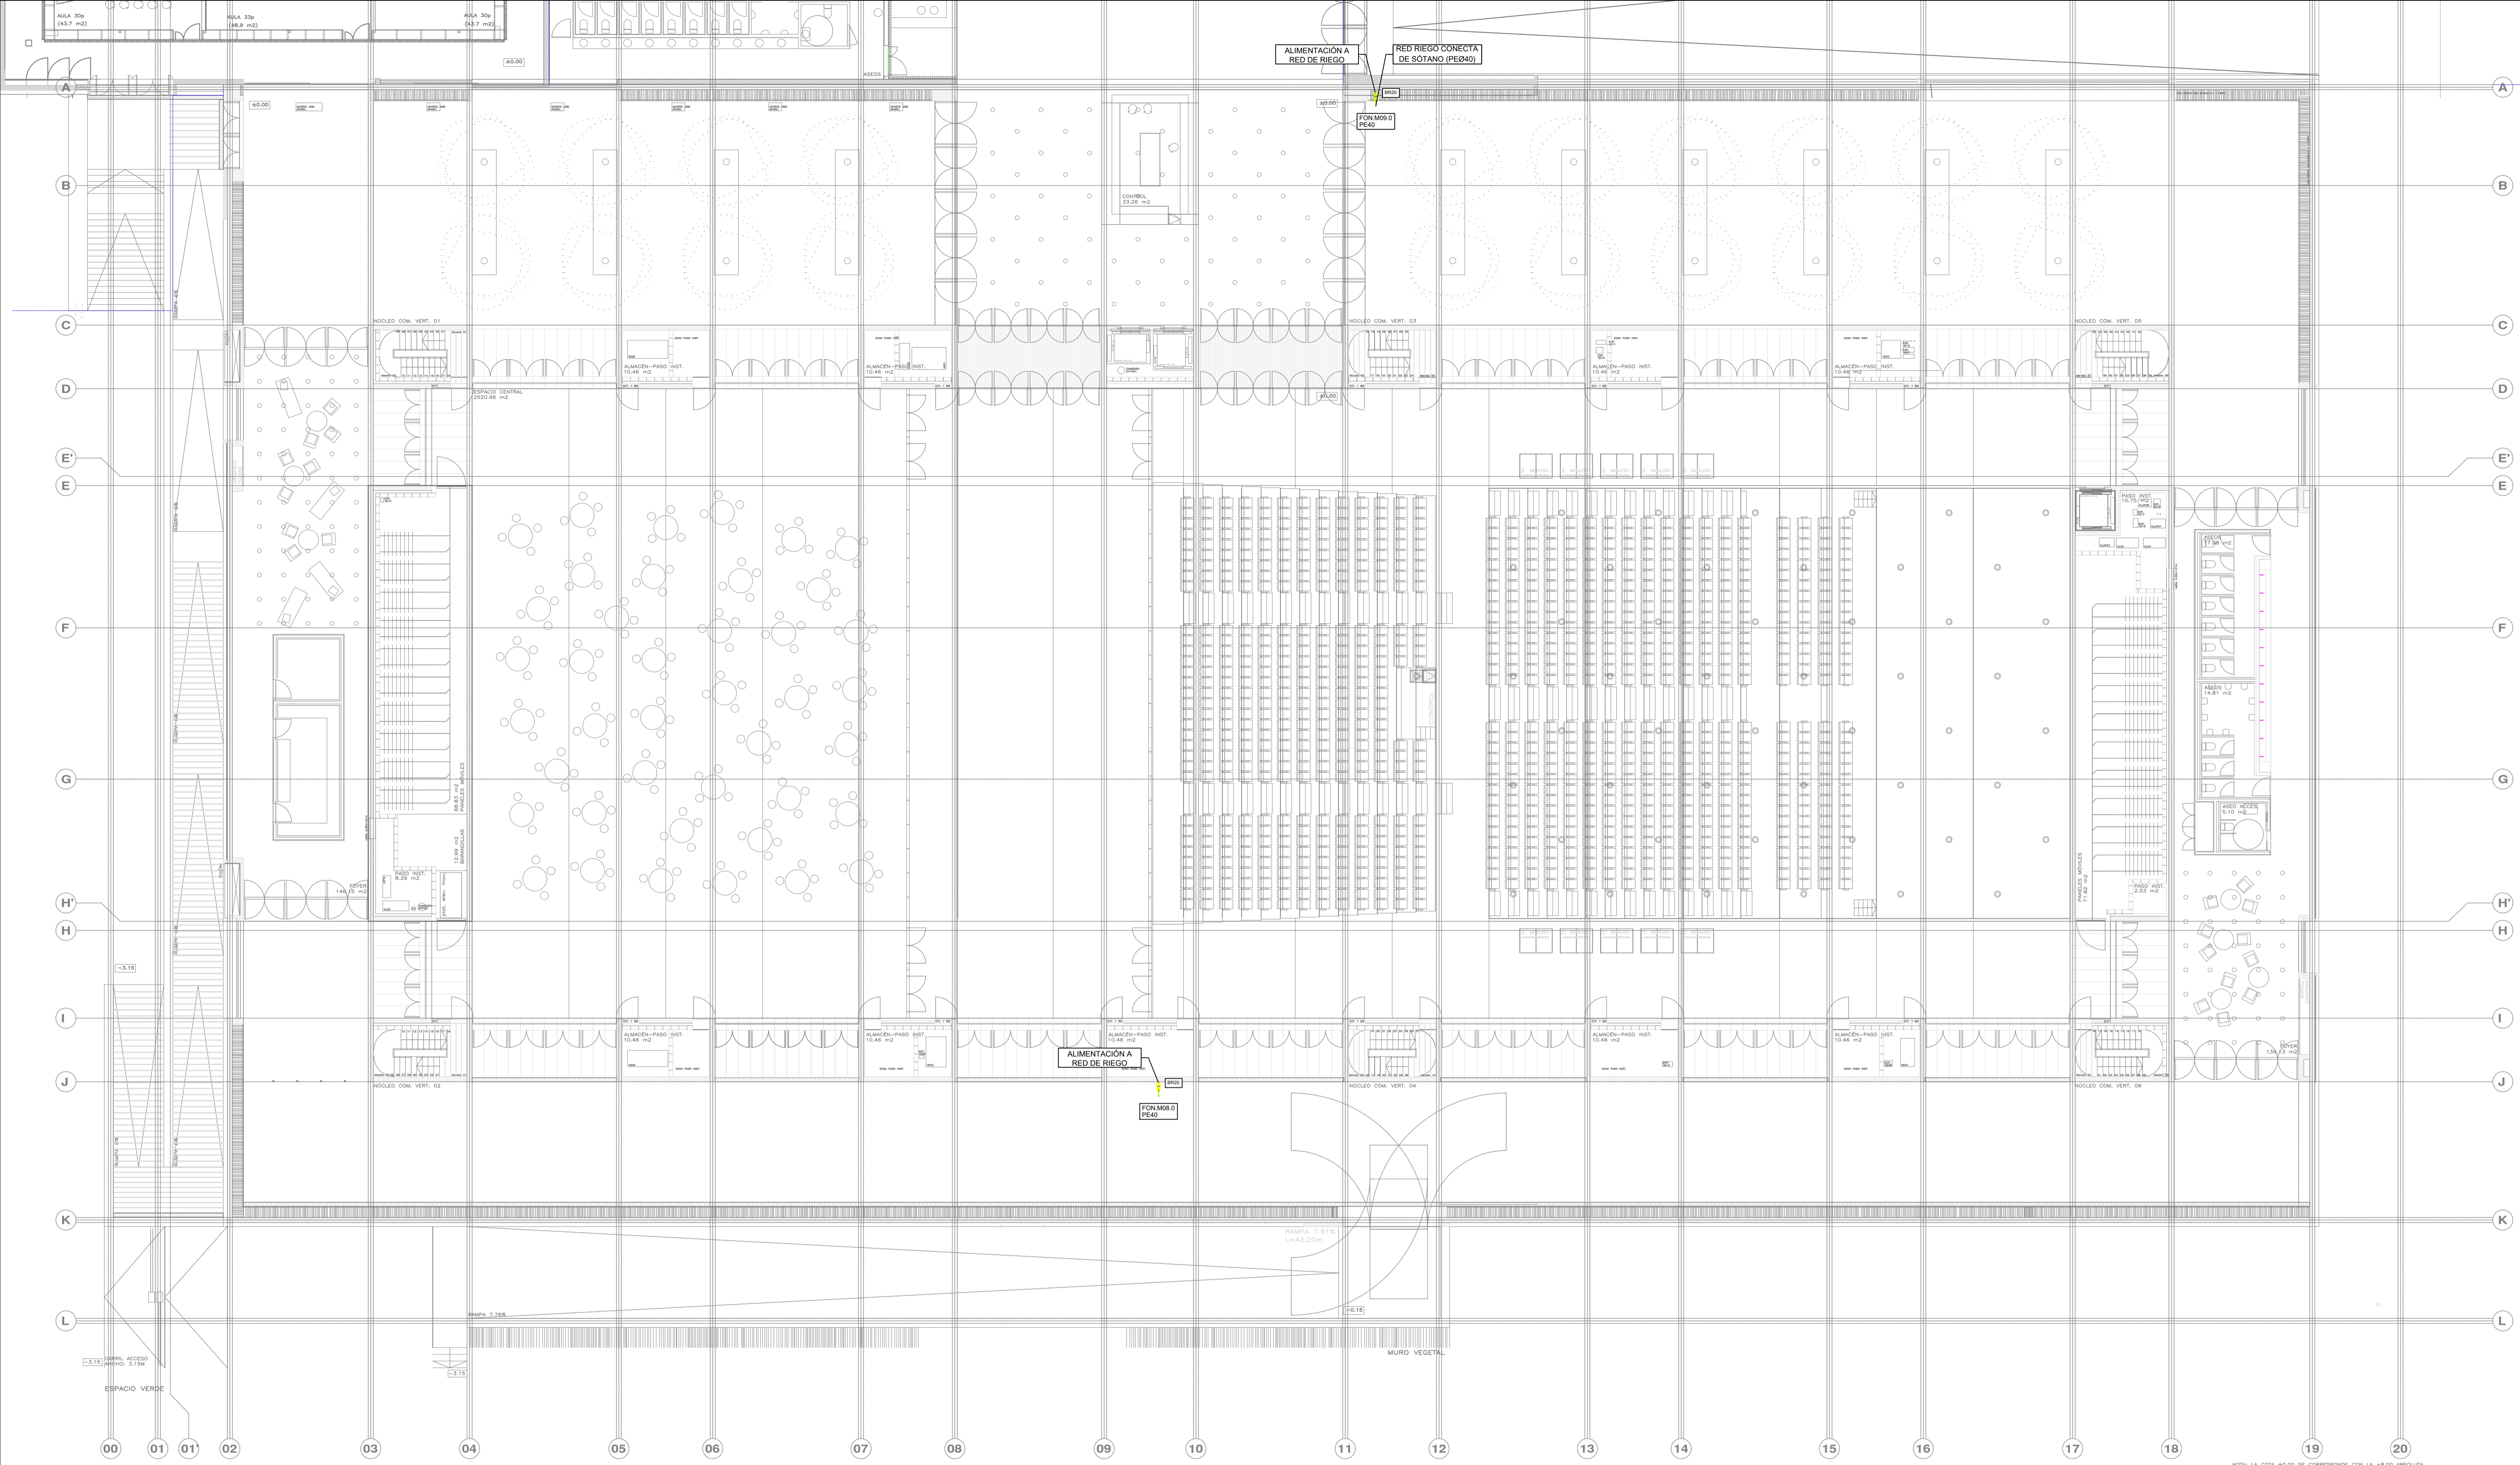

NOTA: LA COTA 80.00 SE CORRESPONDE CON LA +8.00 ABSOLUTA

LEYENDA FONTANERÍA		LEYENDA FONTANERÍA	
SIMBOLOGÍA	DESCRIPCIÓN	SIMBOLOGÍA	DESCRIPCIÓN
	TUBERÍA AGUA FRÍA (AF)		VÁLVULA DE PASO
	TUBERÍA AGUA CALIENTE (AC)		GRIFO DE LIMPIEZA
	TUBERÍA DE RETORNO ACS (RAC)		GRIFO DE LIMPIEZA EN ARQUETA REGISTRABLE
	TUBERÍA RIEGO		MONTANTE ALIMENTACIÓN AGUA
	TUBERÍA PRODUCCIÓN ACS AEROTERMIA		CONEXIÓN APARATOS SANITARIOS CON AGUA FRÍA Y AGUA CALIENTE, CON LLAVE DE REGULACIÓN INDEPENDIENTE Y ACCESIBLE PARA CADA CONEXIÓN
	VÁLVULA DE CORTE EN ARQUETA REGISTRABLE		

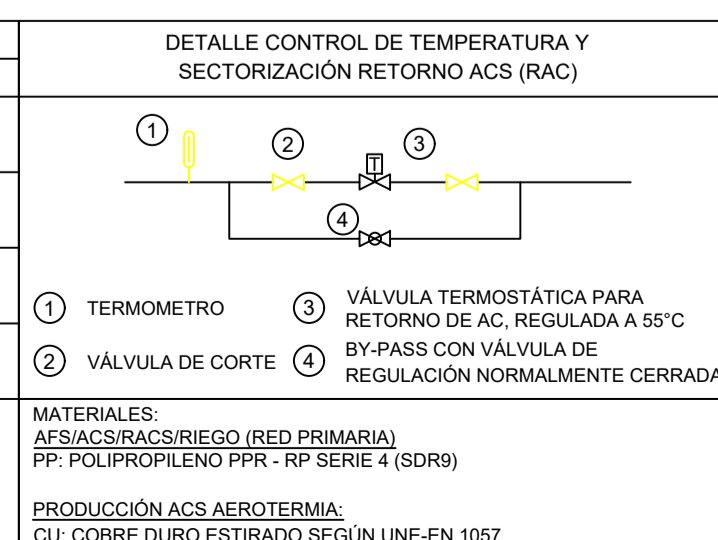

APARATO	DIAMETRO CONEXIÓN
Grifo de limpieza	25
Lavabo / Ducha	20
Inodoro con sistema / Urinario	20
Fregadero / Vertedero	20
Boca de riego 25 mm	32

NOTAS:
 LAS ASCENDENTES DEBEN DISPONER EN SU BASE DE UNA VÁLVULA DE RETENCIÓN, UNA LLAVE DE CORTE PARA LAS OPERACIONES DE MANTENIMIENTO, Y DE UNA LLAVE DE PASO CON GRIFO O TAPON DE VACIADO, SITUADAS EN ZONAS DE FÁCIL ACCESO Y SEÑALADAS DE FORMA CONVENIENTE. LA VÁLVULA DE RETENCIÓN SE DISPONDRÁ EN PRIMER LUGAR, SEGUN EL SENTIDO DE CIRCULACIÓN DEL AGUA.



PROMOTOR **Ajuntament de Santa Eulària des Riu**
 Sant Carles Santa Gertrudis Santa Eulària Janda Puig d'en Vall

PROYECTO MANZANA 7 - PLAN PARCIAL XARC
FASE II PALACIO DE CONGRESOS DE SANTA EULARIA DES RIU
 PROYECTO DE ACTIVIDADES: **MEDIDAS CORRECTORAS**

PLANO
INSTALACION FONTANERIA. RIEGO.
PLANTA ACCESO

ESCALA 1/150
 FECHA OCTUBRE 23
 NUMERO PLANO **IFO07**

AUTOR
ANGEL GUERRERO CASTELLS
 DOCTOR POR LA UPC
 INGENIERO INDUSTRIAL
 FUNCIONARIO DE CARRERA
 Carrer de Venda des Coloms, 10 21 07840 Santa Eulària des Riu
 enguerr@santereulària.com

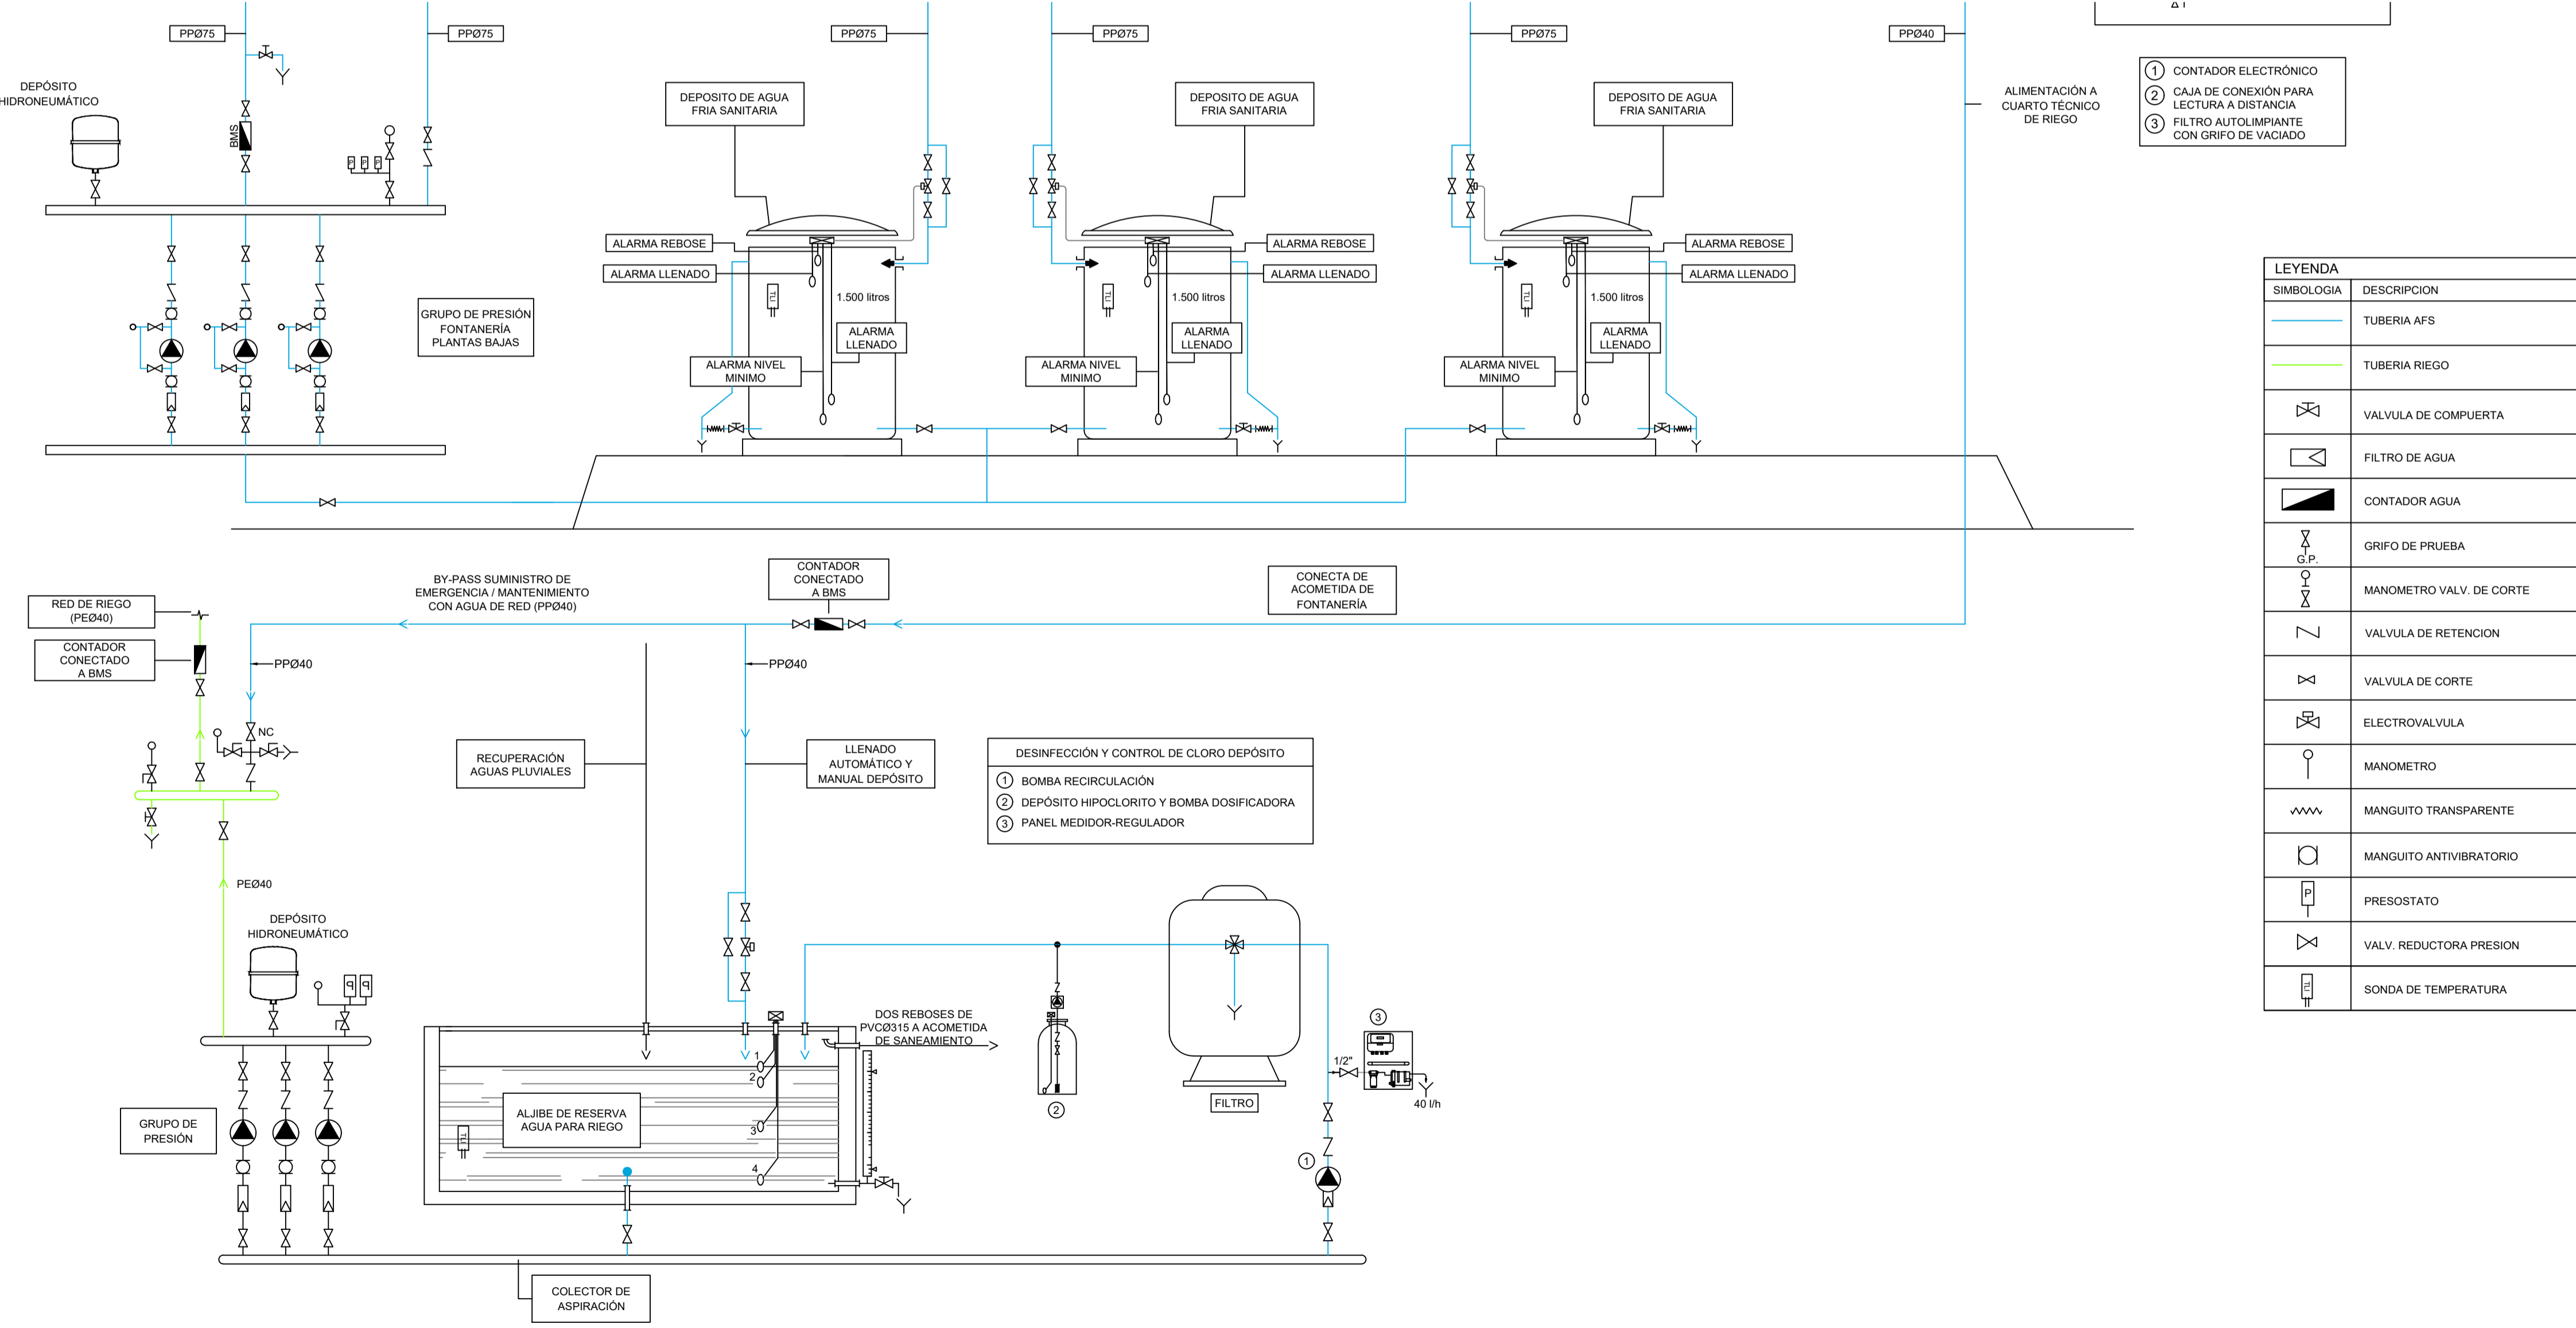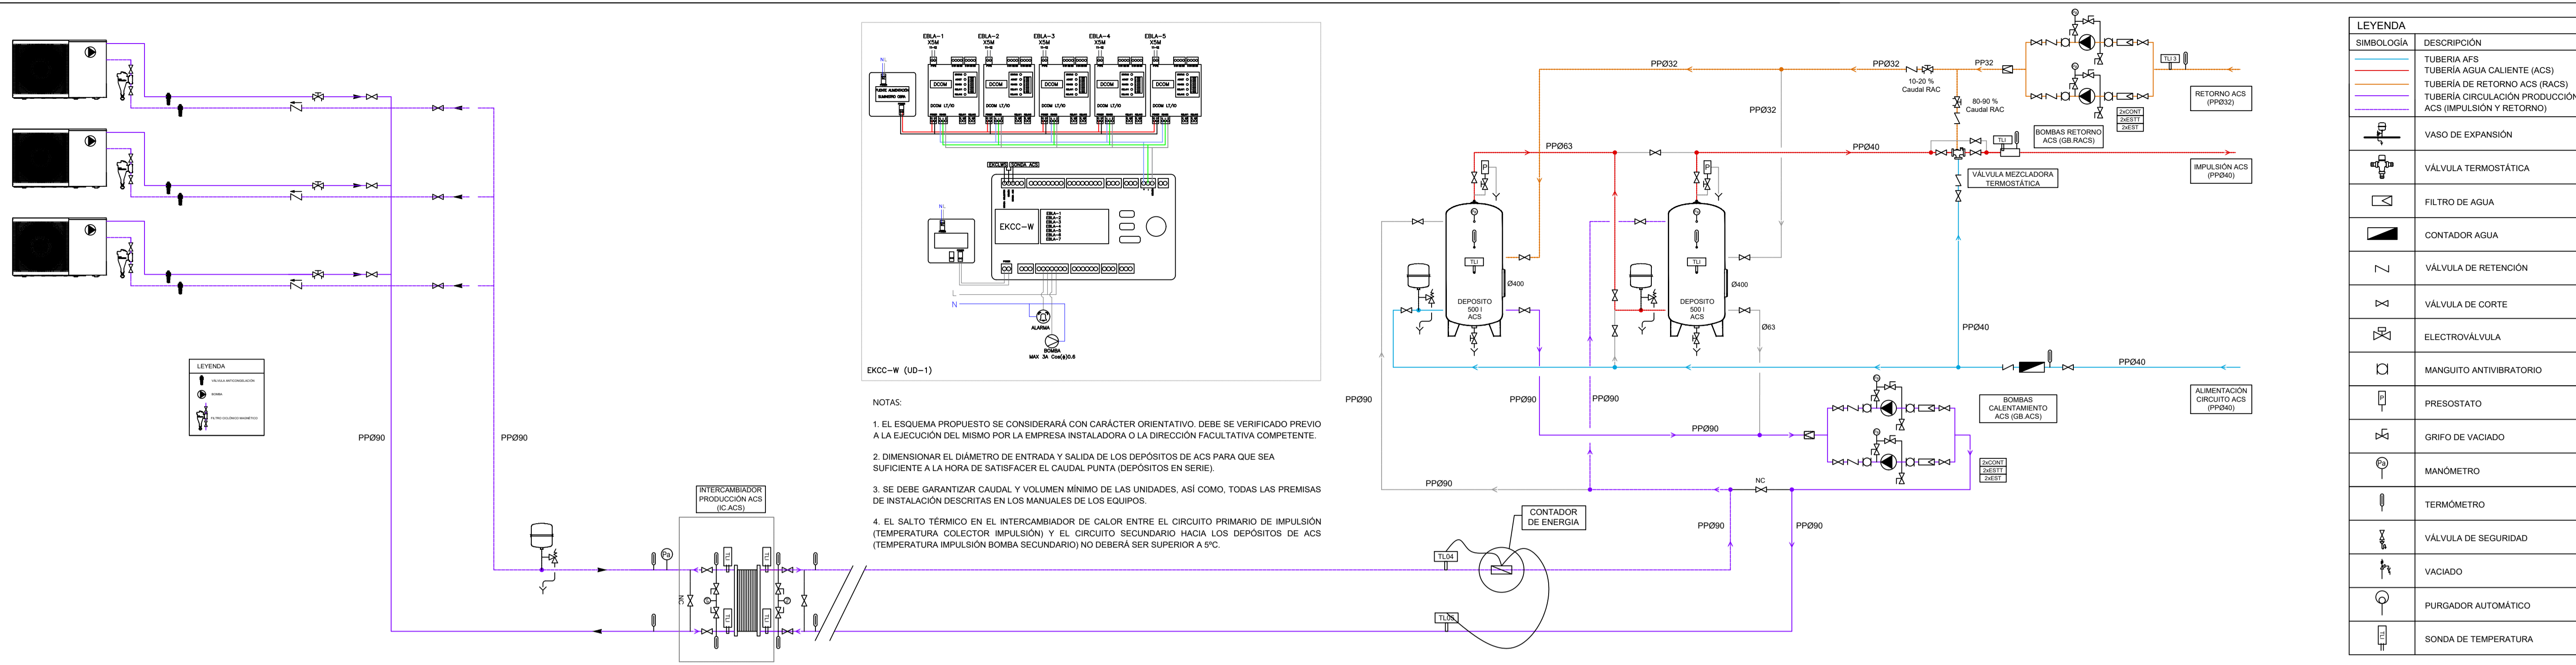

PROMOTOR **Ajuntament de Santa Eulària des Riu**
 Sant Carles Santa Gertrudis Santa Eulària Jesús Puig d'en Valls

PROYECTO MANZANA 7 - PLAN PARCIAL XARC
FASE II PALACIO DE CONGRESOS DE SANTA EULARIA DES RIU
 PROYECTO DE ACTIVIDADES: **MEDIDAS CORRECTOAS**

PLANO
INSTALACION FONTANERIA.
ESQUEMA DE PRINCIPIO.

ESCALA S/E
 FECHA OCTUBRE 23
 NUMERO PLANO IFO08

AUTOR **ANGEL GUERRERO CASTELLS**
 DOCTOR POR LA UIPC
 INGENIERO INDUSTRIAL
 FUNCIONARIO DE CARRERA
 Carrer de Venda des Coloms, 10 2º 07840 Santa Eulària des Riu
 enginyer@santaeulària.com